


SKALA 1:100/1:1000
PP=93,00

RZĘDNA TERENU ISTNIEJĄCEGO	97,60	97,60	97,60	97,67	99,04	99,51	99,99	101,98	105,13	107,59	108,60	109,11
RZĘDNA TERENU PROJEKTOWANEGO	97,60	97,60	97,60	97,64	99,00	99,41	99,85	101,87	105,02	107,38	108,40	109,07
RZĘDNA DNA KANAŁU		96,00	96,01	96,09	97,47	98,00	98,35	100,37	103,31	104,96	106,16	107,67
GŁĘBOKOŚĆ [m]		1,60	1,59	1,51	1,53	1,41	1,50	1,50	1,71	2,42	2,24	1,40
SPADEK / DŁUGOŚĆ		0,33%	0,20%	3,41%	5,03%	5,09%	6,12%	6,61%	3,30%	1,26%	1,26%	
ŚREDNICA / MATERIAŁ												
ODLEGŁOŚCI [m]	0,00	21,00	24,50	29,50	68,50	79,00	86,00	119,00	163,50	213,50	259,50	308,00

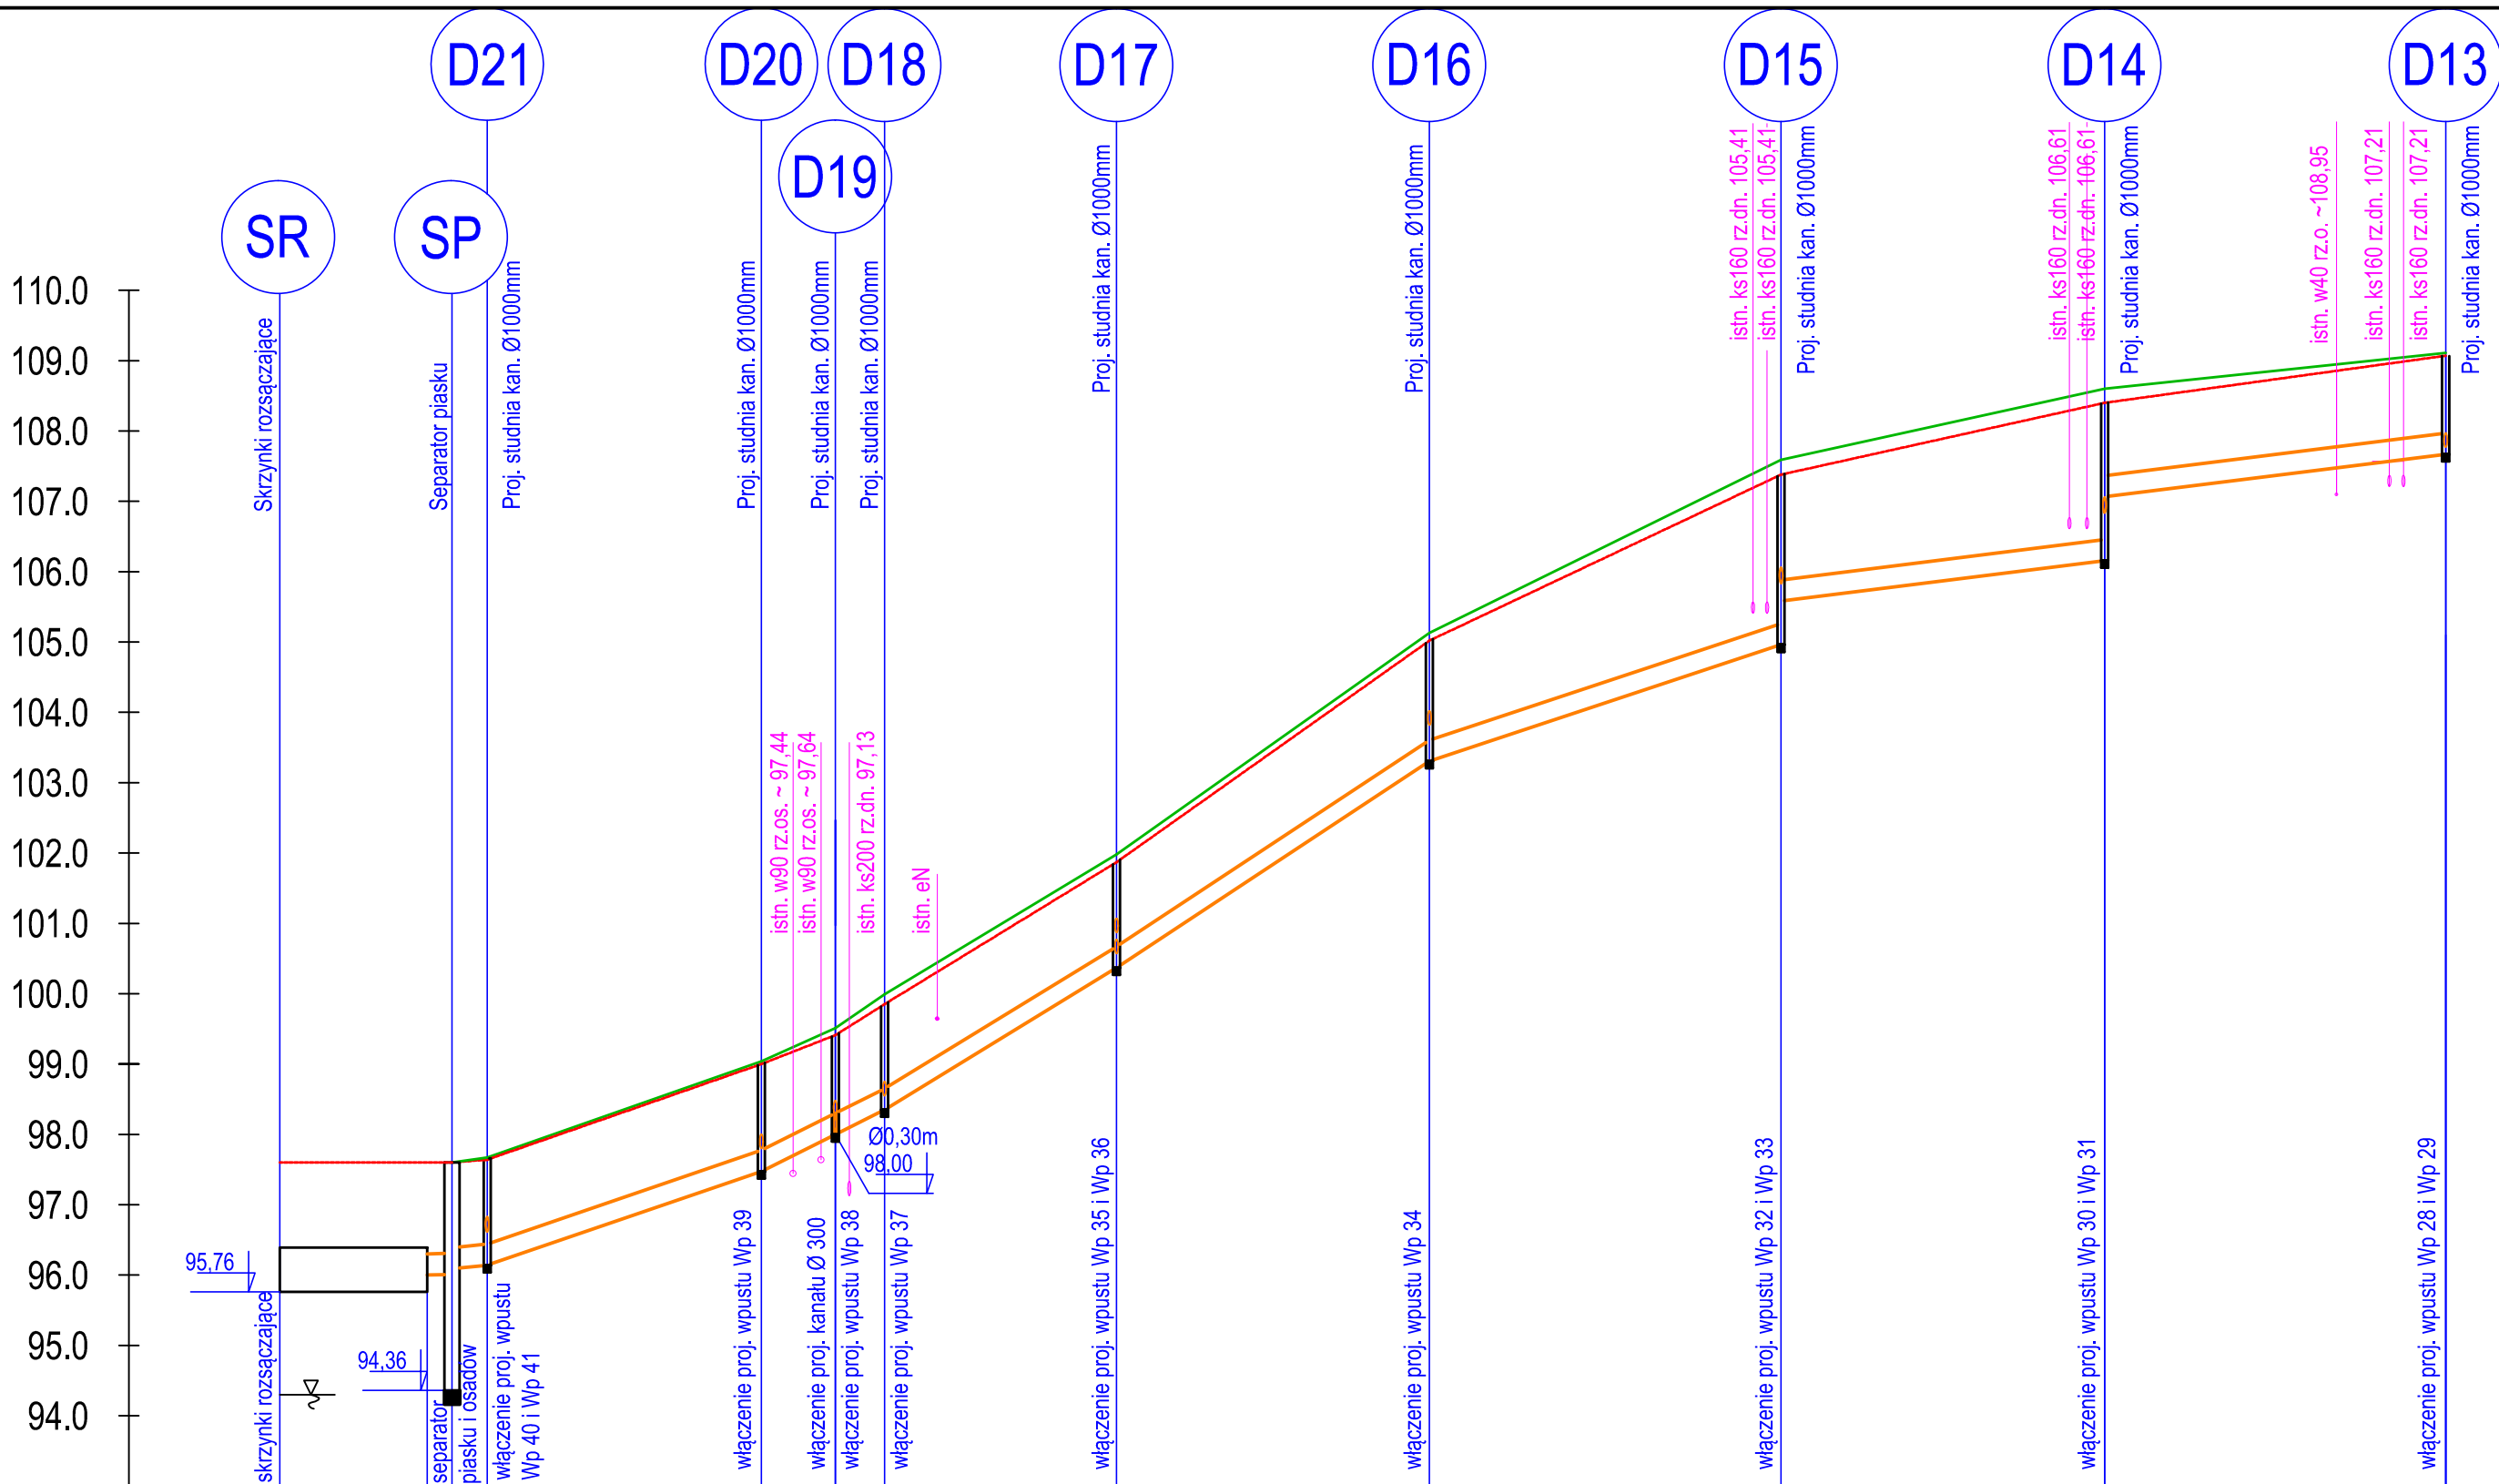

ul. Wiśniowa

Uwaga: Przed przystąpieniem do wykonania robót należy określić dokładną lokalizację i rzędne istniejącego uzbrojenia terenu

Inwestor:	Gmina Kiszkowo ul. Szkolna 2; 62-280 Kiszkowo				
Przedmiot opracowania:	Budowa sieci kanalizacji deszczowej na terenie działek nr 224,225/26,225/28,225/27,225/29,232/44,232/46,232/45,442,232/10 obręb Kiszkowo				
Nazwa rysunku:	Profil podłużny kanalizacji deszczowej				
Autor	Nazwisko	Nr uprawnień	Podpis	Skala	Nr rys.
Projektant:	Sikora Jacek	WKP/0156/POOS/03		1:100 1:1000	5
Opracowujący:	Trajgis Agnieszka	-			
nr licencji Auto Cad LT: 347-56285676					