
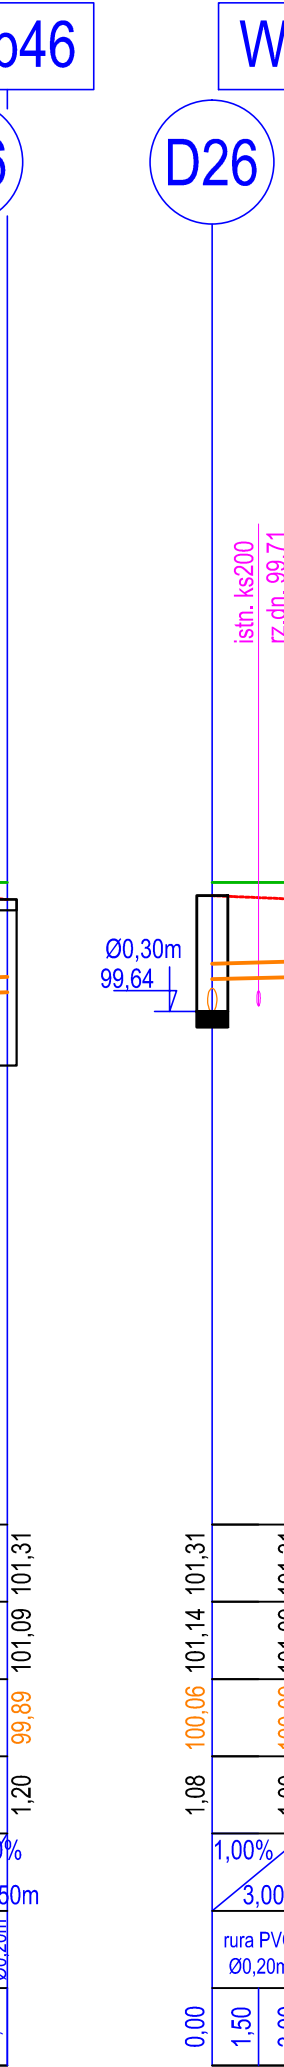
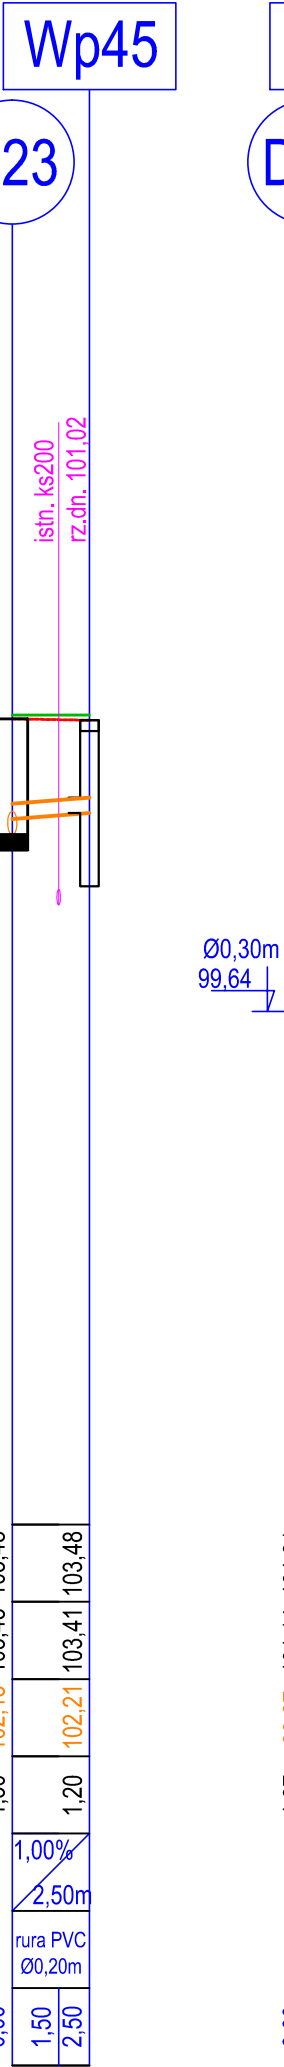
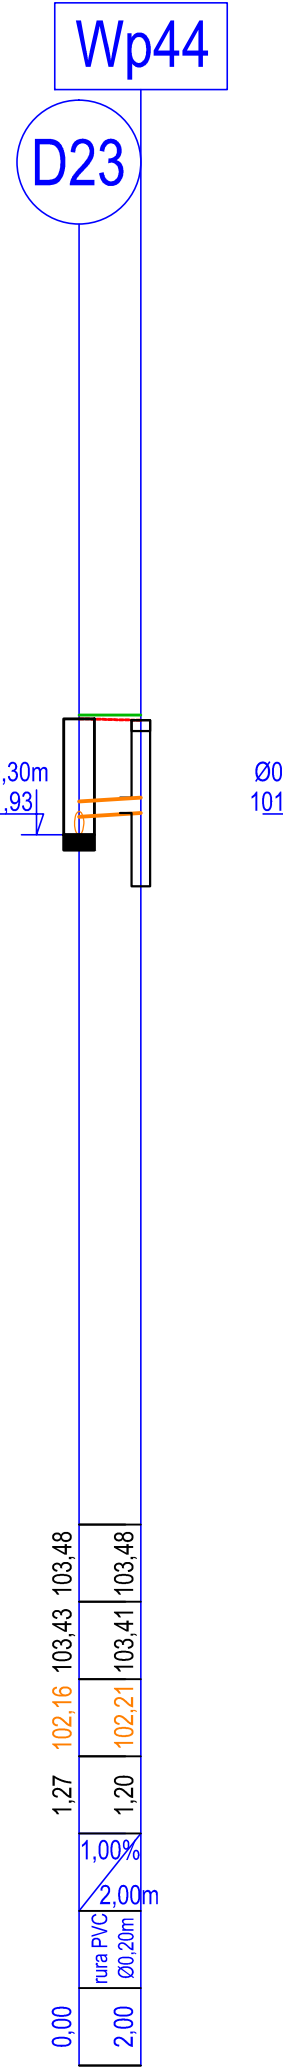
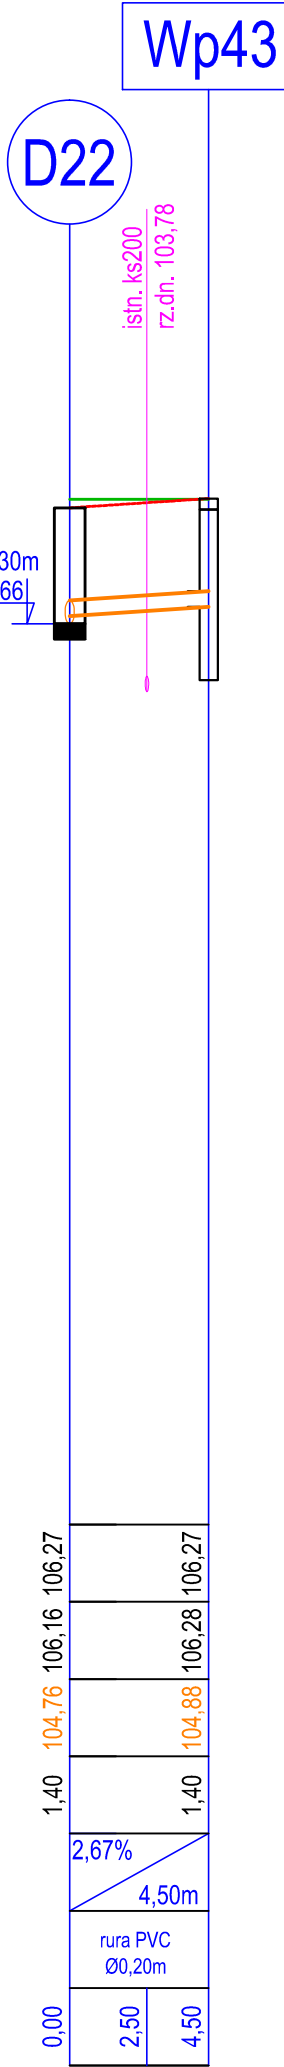
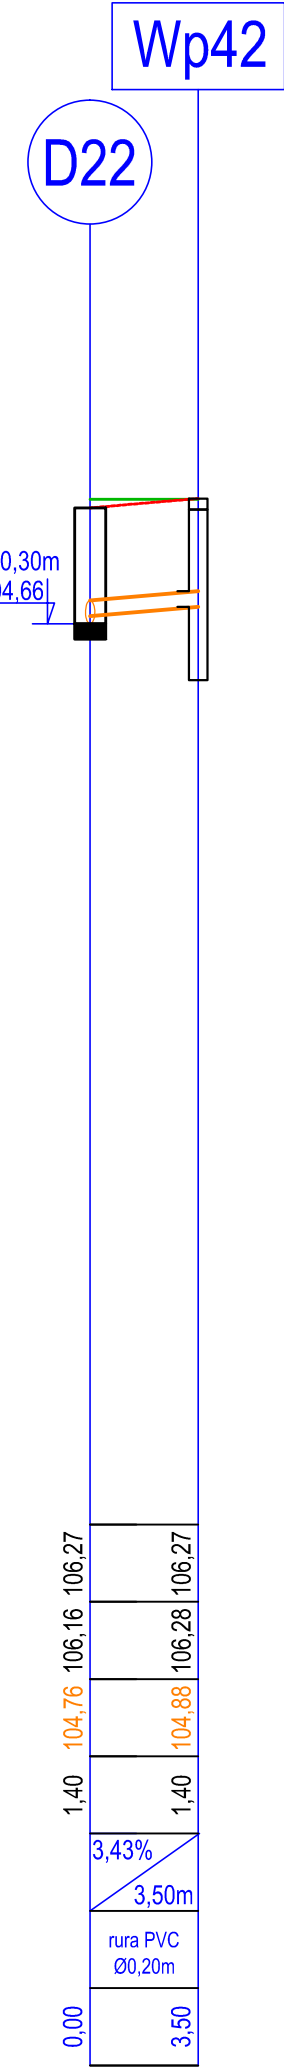
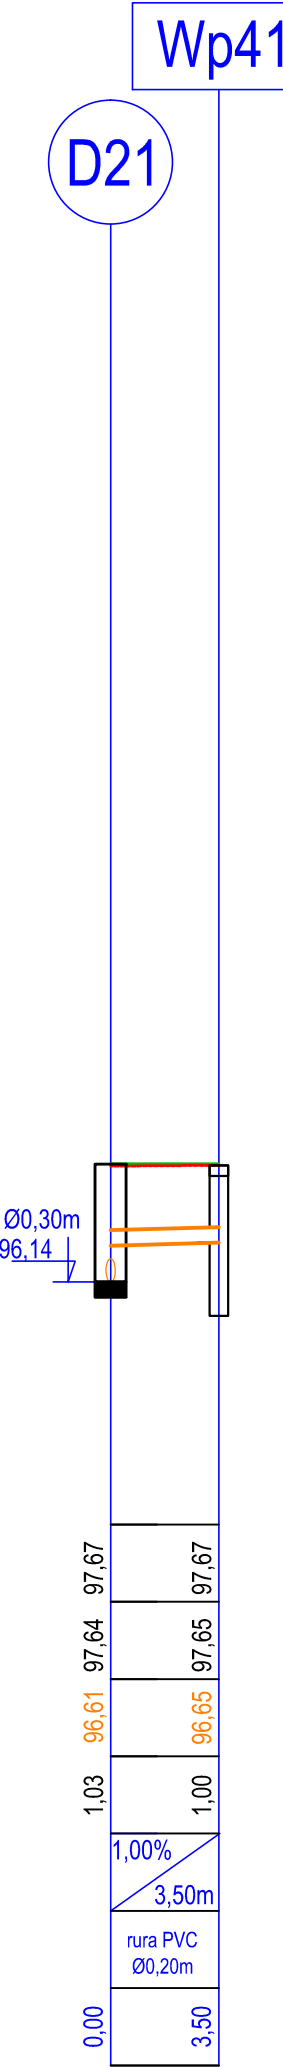
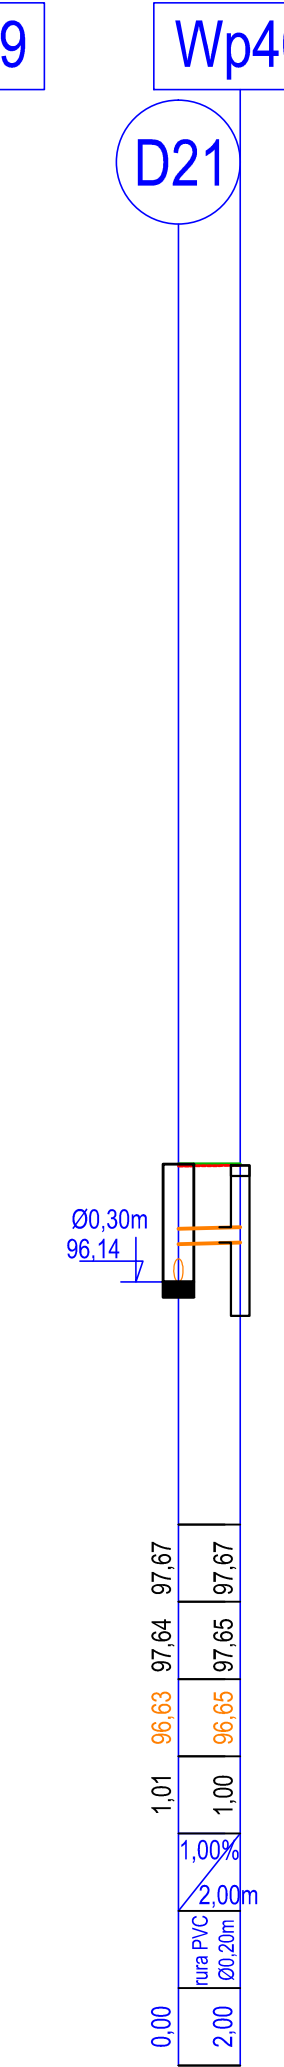
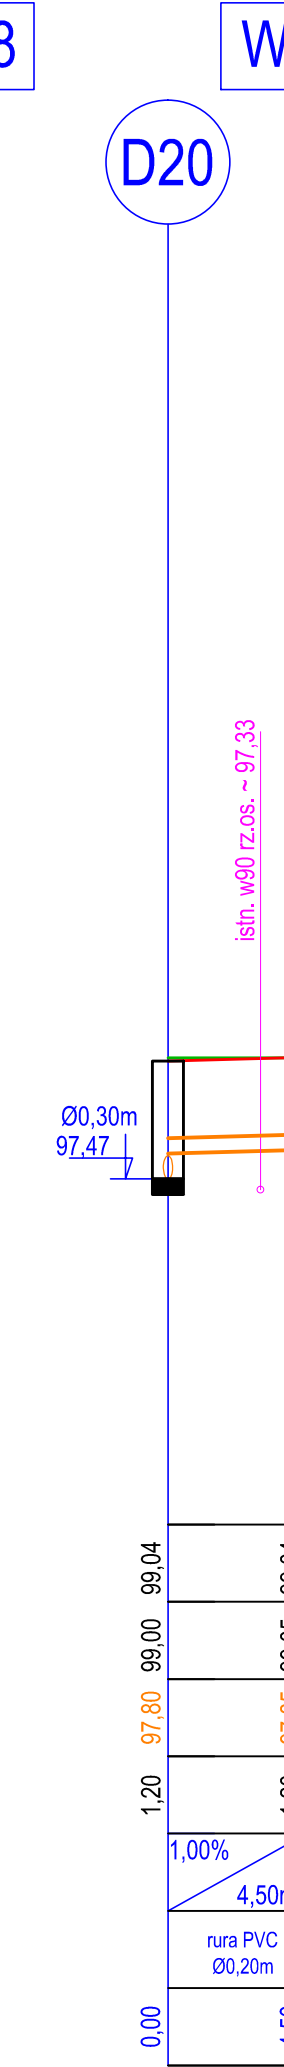
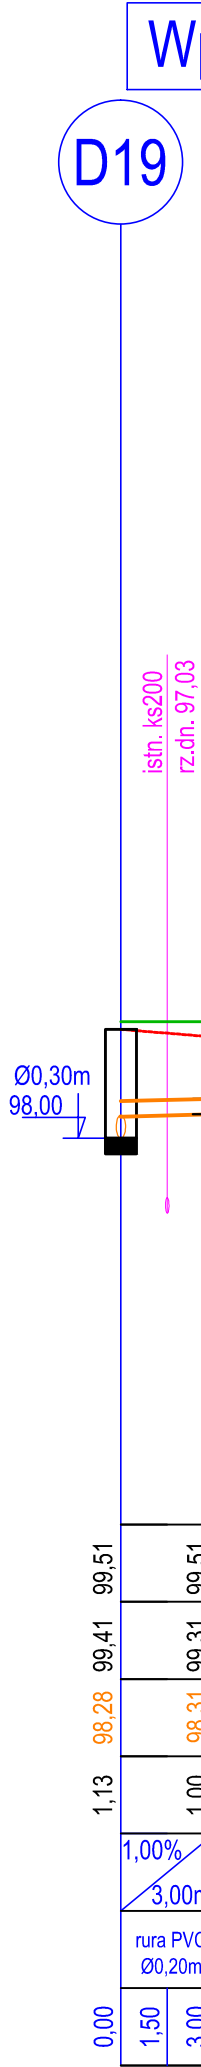
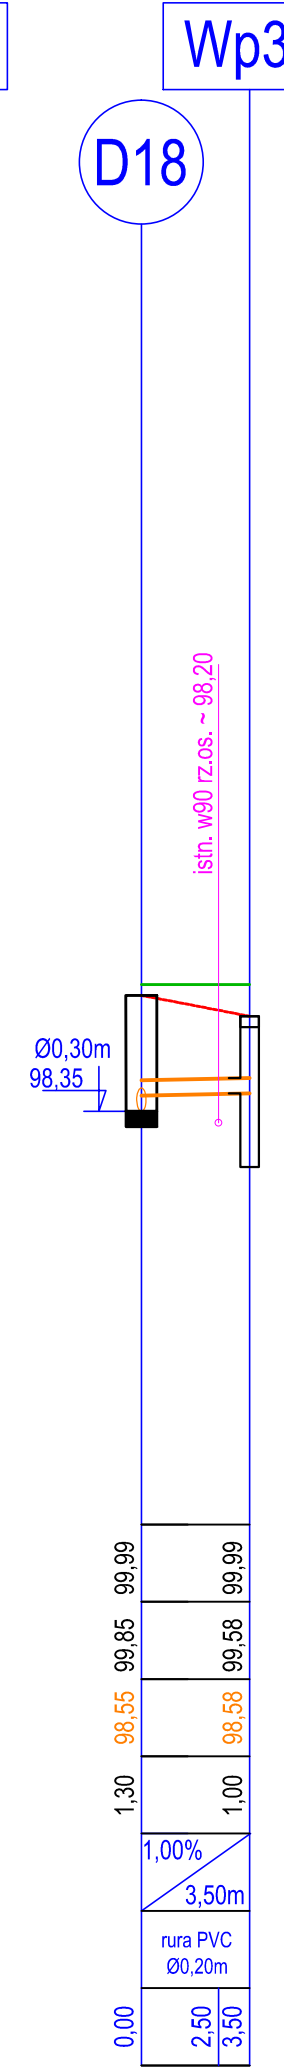
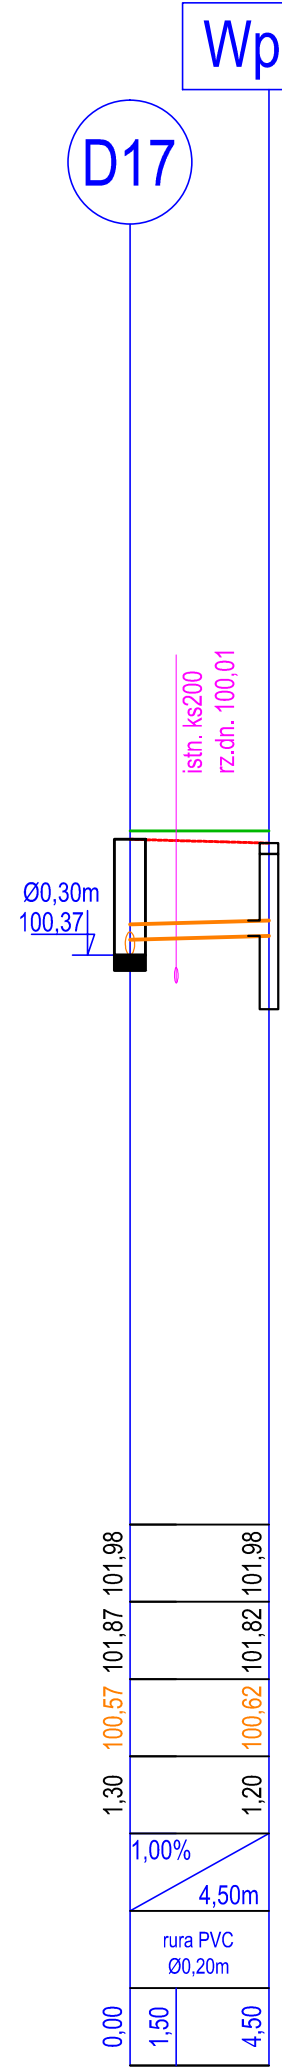
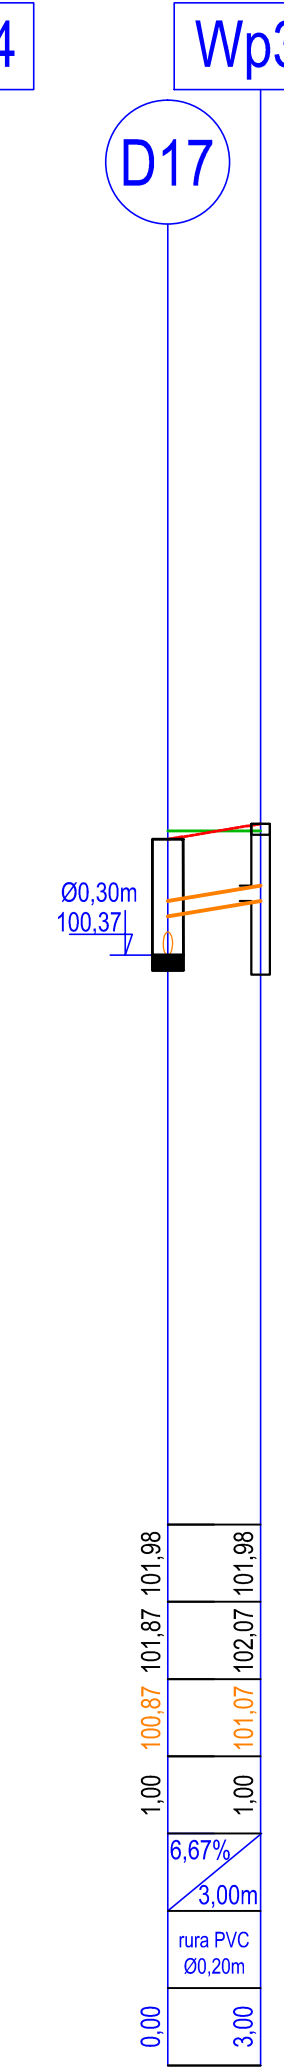
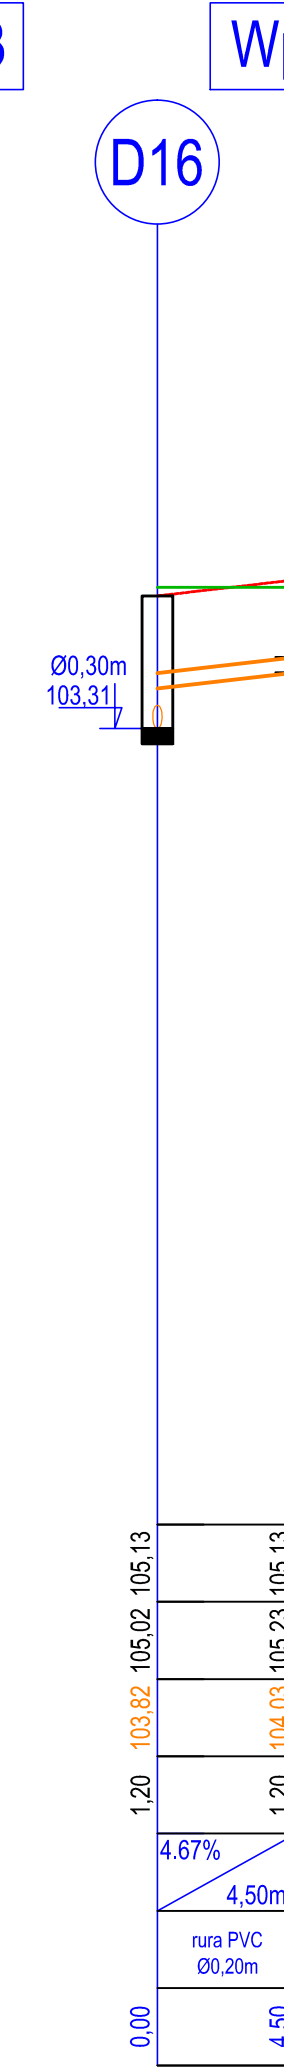
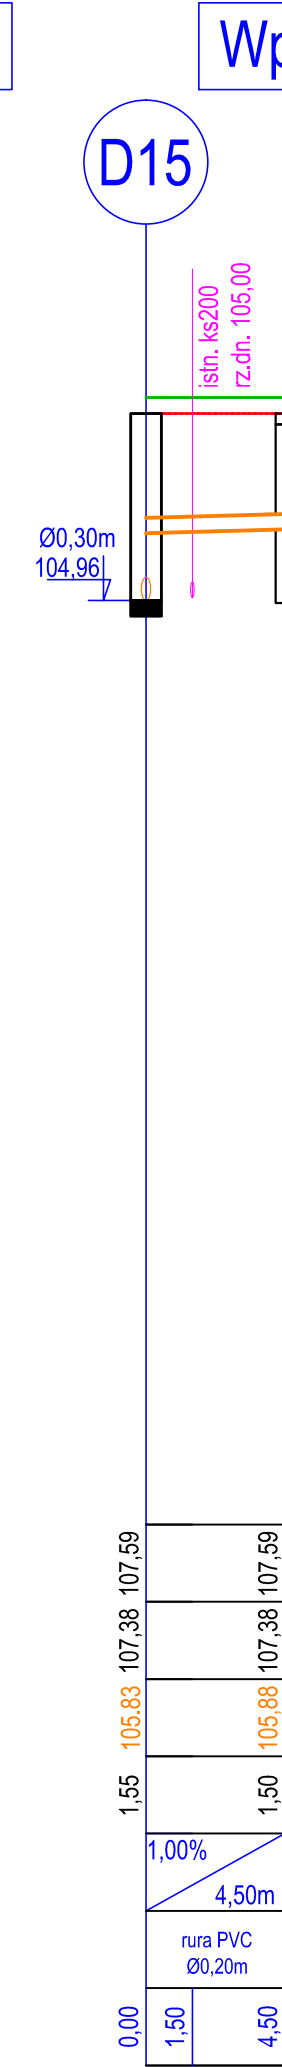
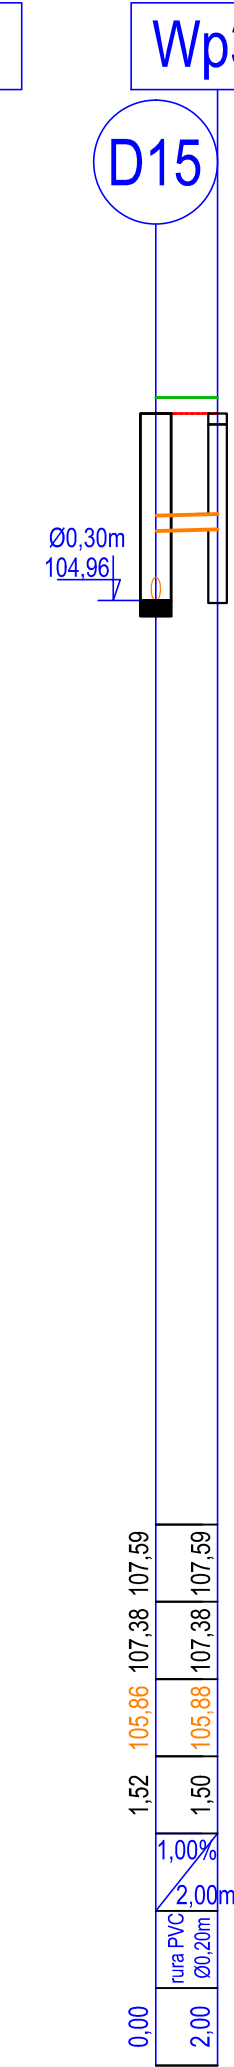
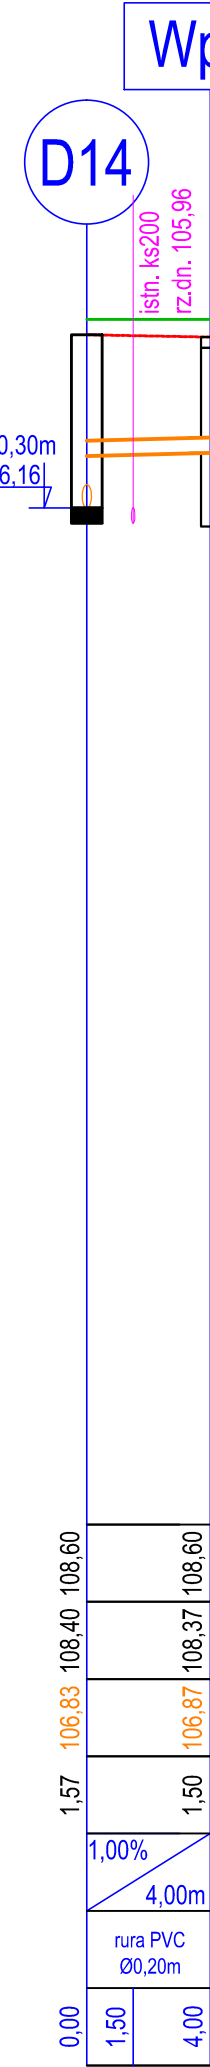
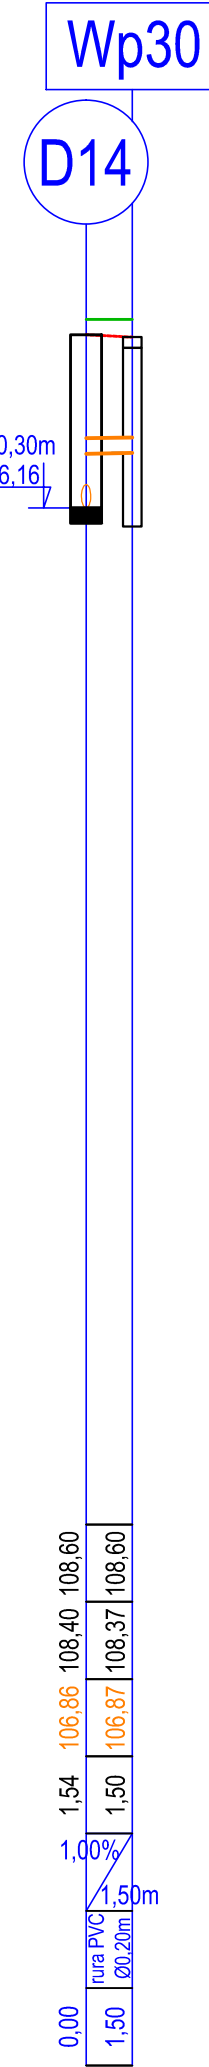
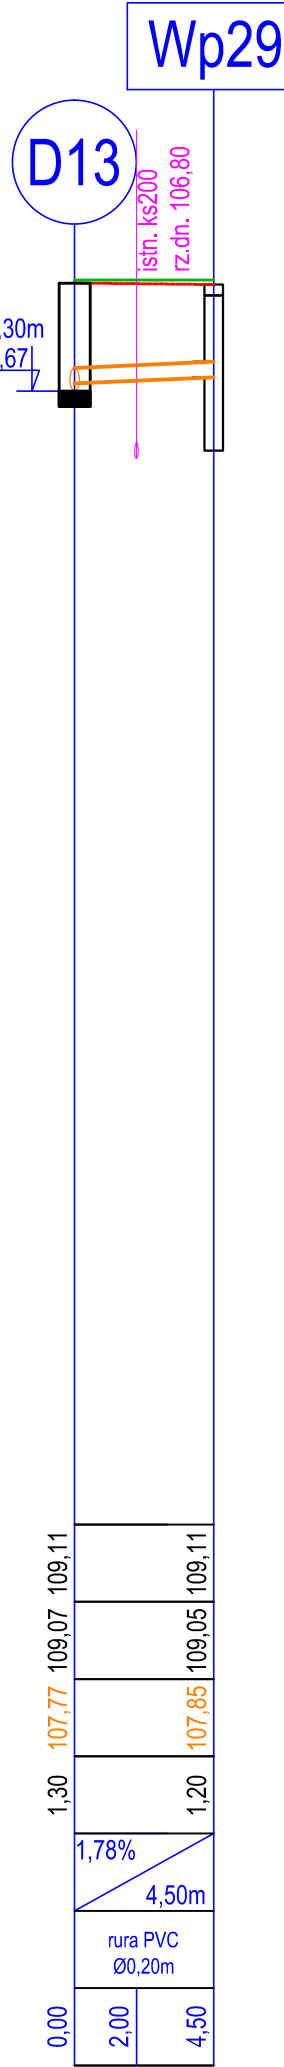


SKALA 1:100/1:250
PP=93,00

RZĘDNA TERENU ISTNIEJĄCEGO		
RZĘDNA TERENU PROJEKTOWANEGO		
RZĘDNA DNA KANAŁU		
GLĘBOKOŚĆ [m]		
SPADEK / DŁUGOŚĆ		
ŚREDNICA / MATERIAŁ		
ODLEGŁOŚCI [m]		

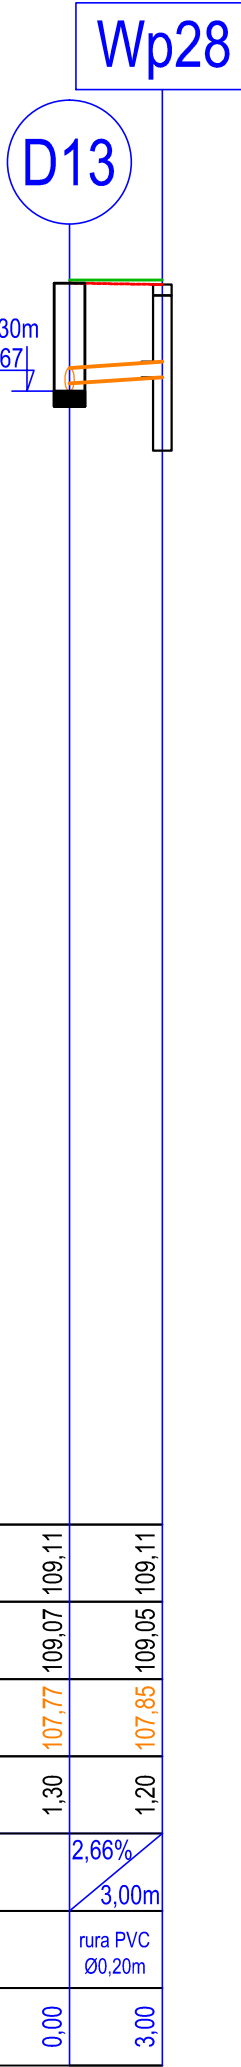

ul. Wiśniowa, Morelowa

Uwaga: Przed przystąpieniem do wykonania robót należy określić dokładną lokalizację i rzędne istniejącego uzbrojenia terenu

Rodzaj wpustów określony został na planie sytuacyjnym

Inwestor: Gmina Kiszkowo ul. Szkolna 2; 62-280 Kiszkowo					
Przedmiot opracowania: Budowa sieci kanalizacji deszczowej na terenie działek nr 224,225/26,225/28,225/27,225/29,232/44,232/46,232/45,442,232/10 obręb Kiszkowo					
Nazwa rysunku: Profil podłużny przykanalików kanalizacji deszczowej					
Autor	Nazwisko	Nr uprawnień	Podpis	Skala	Nr rys.
Projektant:	Sikora Jacek	WKP/0156/POOS/03		1:100 1:250	8
Opracowujący:	Trajgis Agnieszka	-			

nr licencji Auto Cad LT: 347-56285676