



ul. Wiśniowa, Morelowa,
Śliwowa, Czereśniowa

SKALA 1:100/1:250
PP=100,00

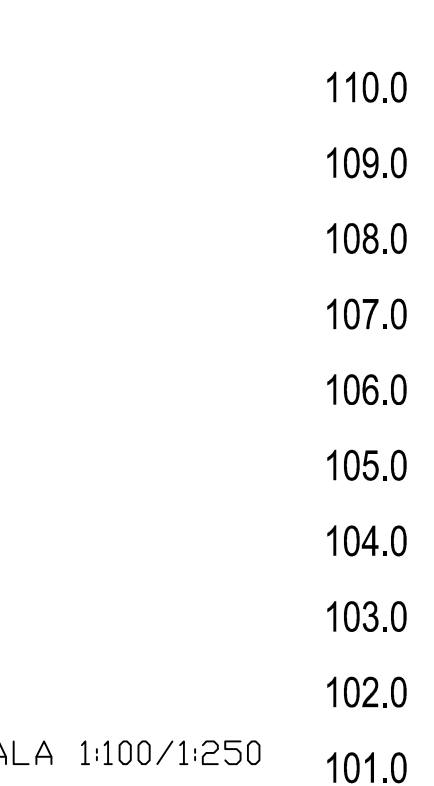

RZEDNA TERENU ISTNIEJĄCEGO		
RZEDNA TERENU PROJEKTOWANEGO		
RZEDNA DNA KANAŁU		
GŁĘBOKOŚĆ [m]	1.05	0.90
SPADEK / DŁUGOŚĆ	0.50%	4.50m
ŚREDNICA / MATERIAŁ	nura PVC Ø0,20m	
ODLEGŁOŚCI [m]	0.00	3.50

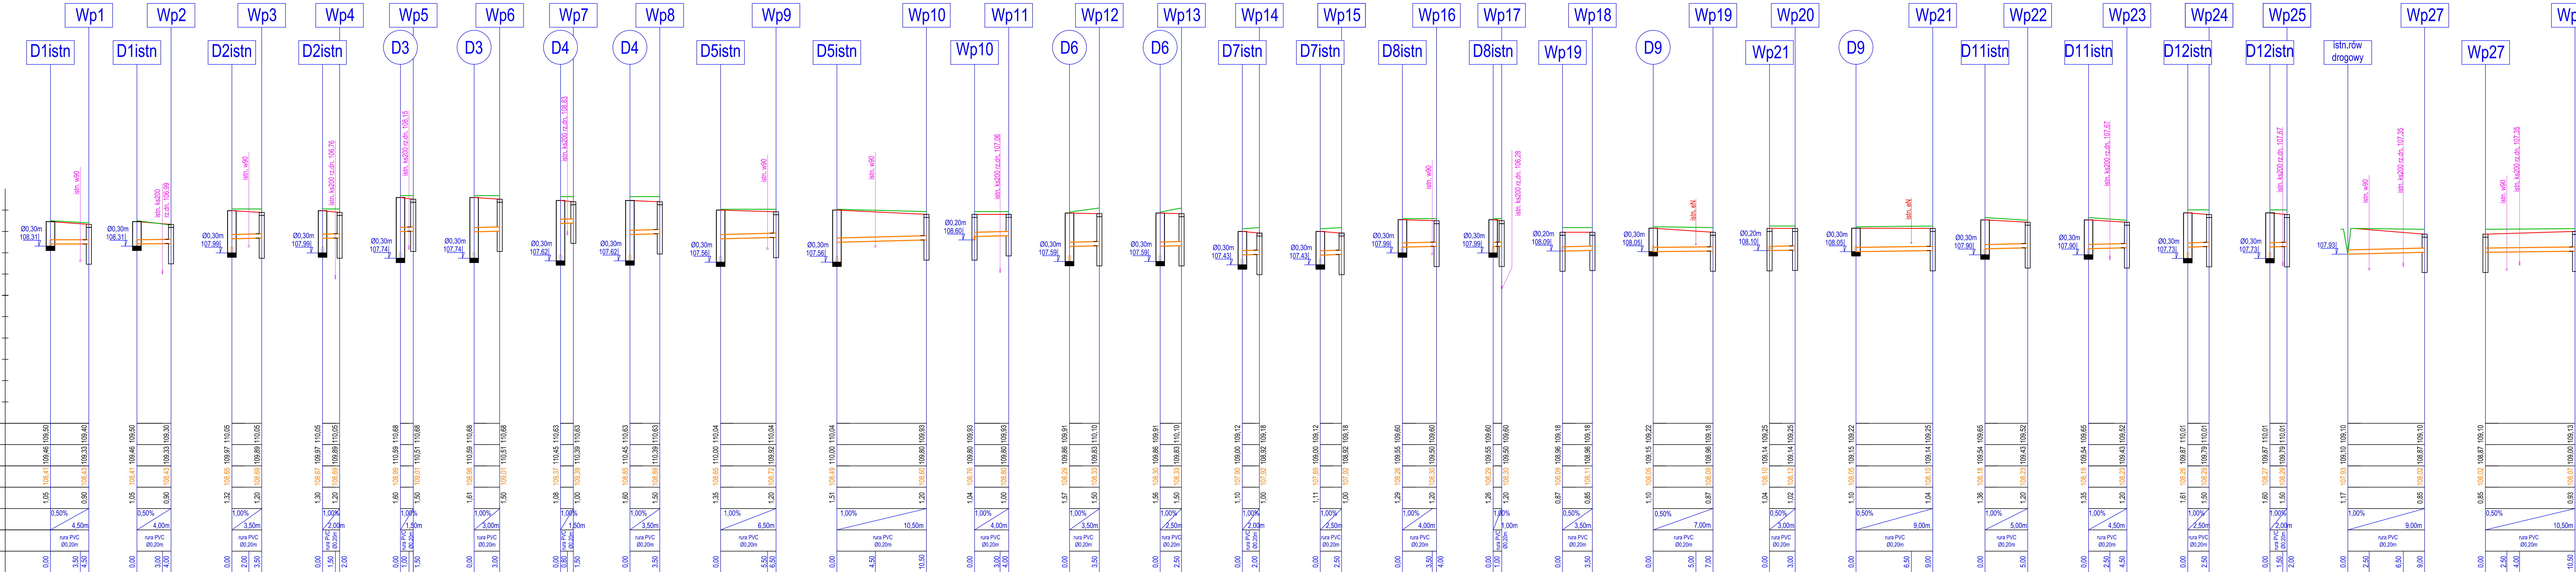

Uwaga: Przed przystąpieniem do wykonania robót należy określić dokładną lokalizację i rzędne istniejącego uzbrojenia terenu

Rodzaj wpustów określony został na planie sytuacyjnym

Inwestor:					
Gmina Kiszkowo ul. Szkolna 2; 62-280 Kiszkowo					
Przedmiot opracowania:					
Budowa sieci kanalizacji deszczowej na terenie działek nr 224,225/26,225/28,225/27,225/29,232/44,232/46,232/45,442,232/10 obręb Kiszkowo					
Nazwa rysunku:					
Profil podłużny przykanalików kanalizacji deszczowej					
Autor	Nazwisko	Nr uprawnień	Podpis	Skala	Nr rys.
Projektant:	Sikora Jacek	WKP0156/POOS/03		1:100 1:250	9
Opracowujący:	Trągisa Agnieszka	-			
nr licencji Auto Cad LT: 347-56285676					